

REGIONE PUGLIA

Provincia Brindisi

COMUNI DI LATIANO E MESAGNE

IMPIANTO AGRIVOLTAICO

Richiesta Provvedimento Autorizzatorio Unico Regionale

(art. 27-bis del D.Lgs. 152/2006)

COD. PRATICA: 774LOE2

Soggetto Proponente:



Marseglia Società Agricola S.r.l. (parte agricola)

Ital Green Energy Latiano-Mesagne S.r.l. (parte fotovoltaica)

Idea progettuale, modello insediativo e coordinamento generale: AG Advisory S.r.l.

Paesaggio e supervisione generale: CRETA S.r.l.

Progettista: Ing. Andrea d'Ovidio

Riscontro nota protocollo n. 0129707/2024 del 12/03/2024

**REGIONE PUGLIA - SEZIONE TRANSIZIONE ENERGETICA
SERVIZIO ENERGIA E FONTI ALTERNATIVE E RINNOVABILI**

**Elaborato adeguato alle prescrizioni formulate in
Conferenza dei Servizi della seduta del 25/11/2022**

ID Elaborato:

B.2_4.2.9_25

SU - Impianto elettrico


Nome del file:

774LOE2_ElaboratoGrafico_B.2_4.2.9_25

Scala

1:100

Spazio riservato agli Enti:

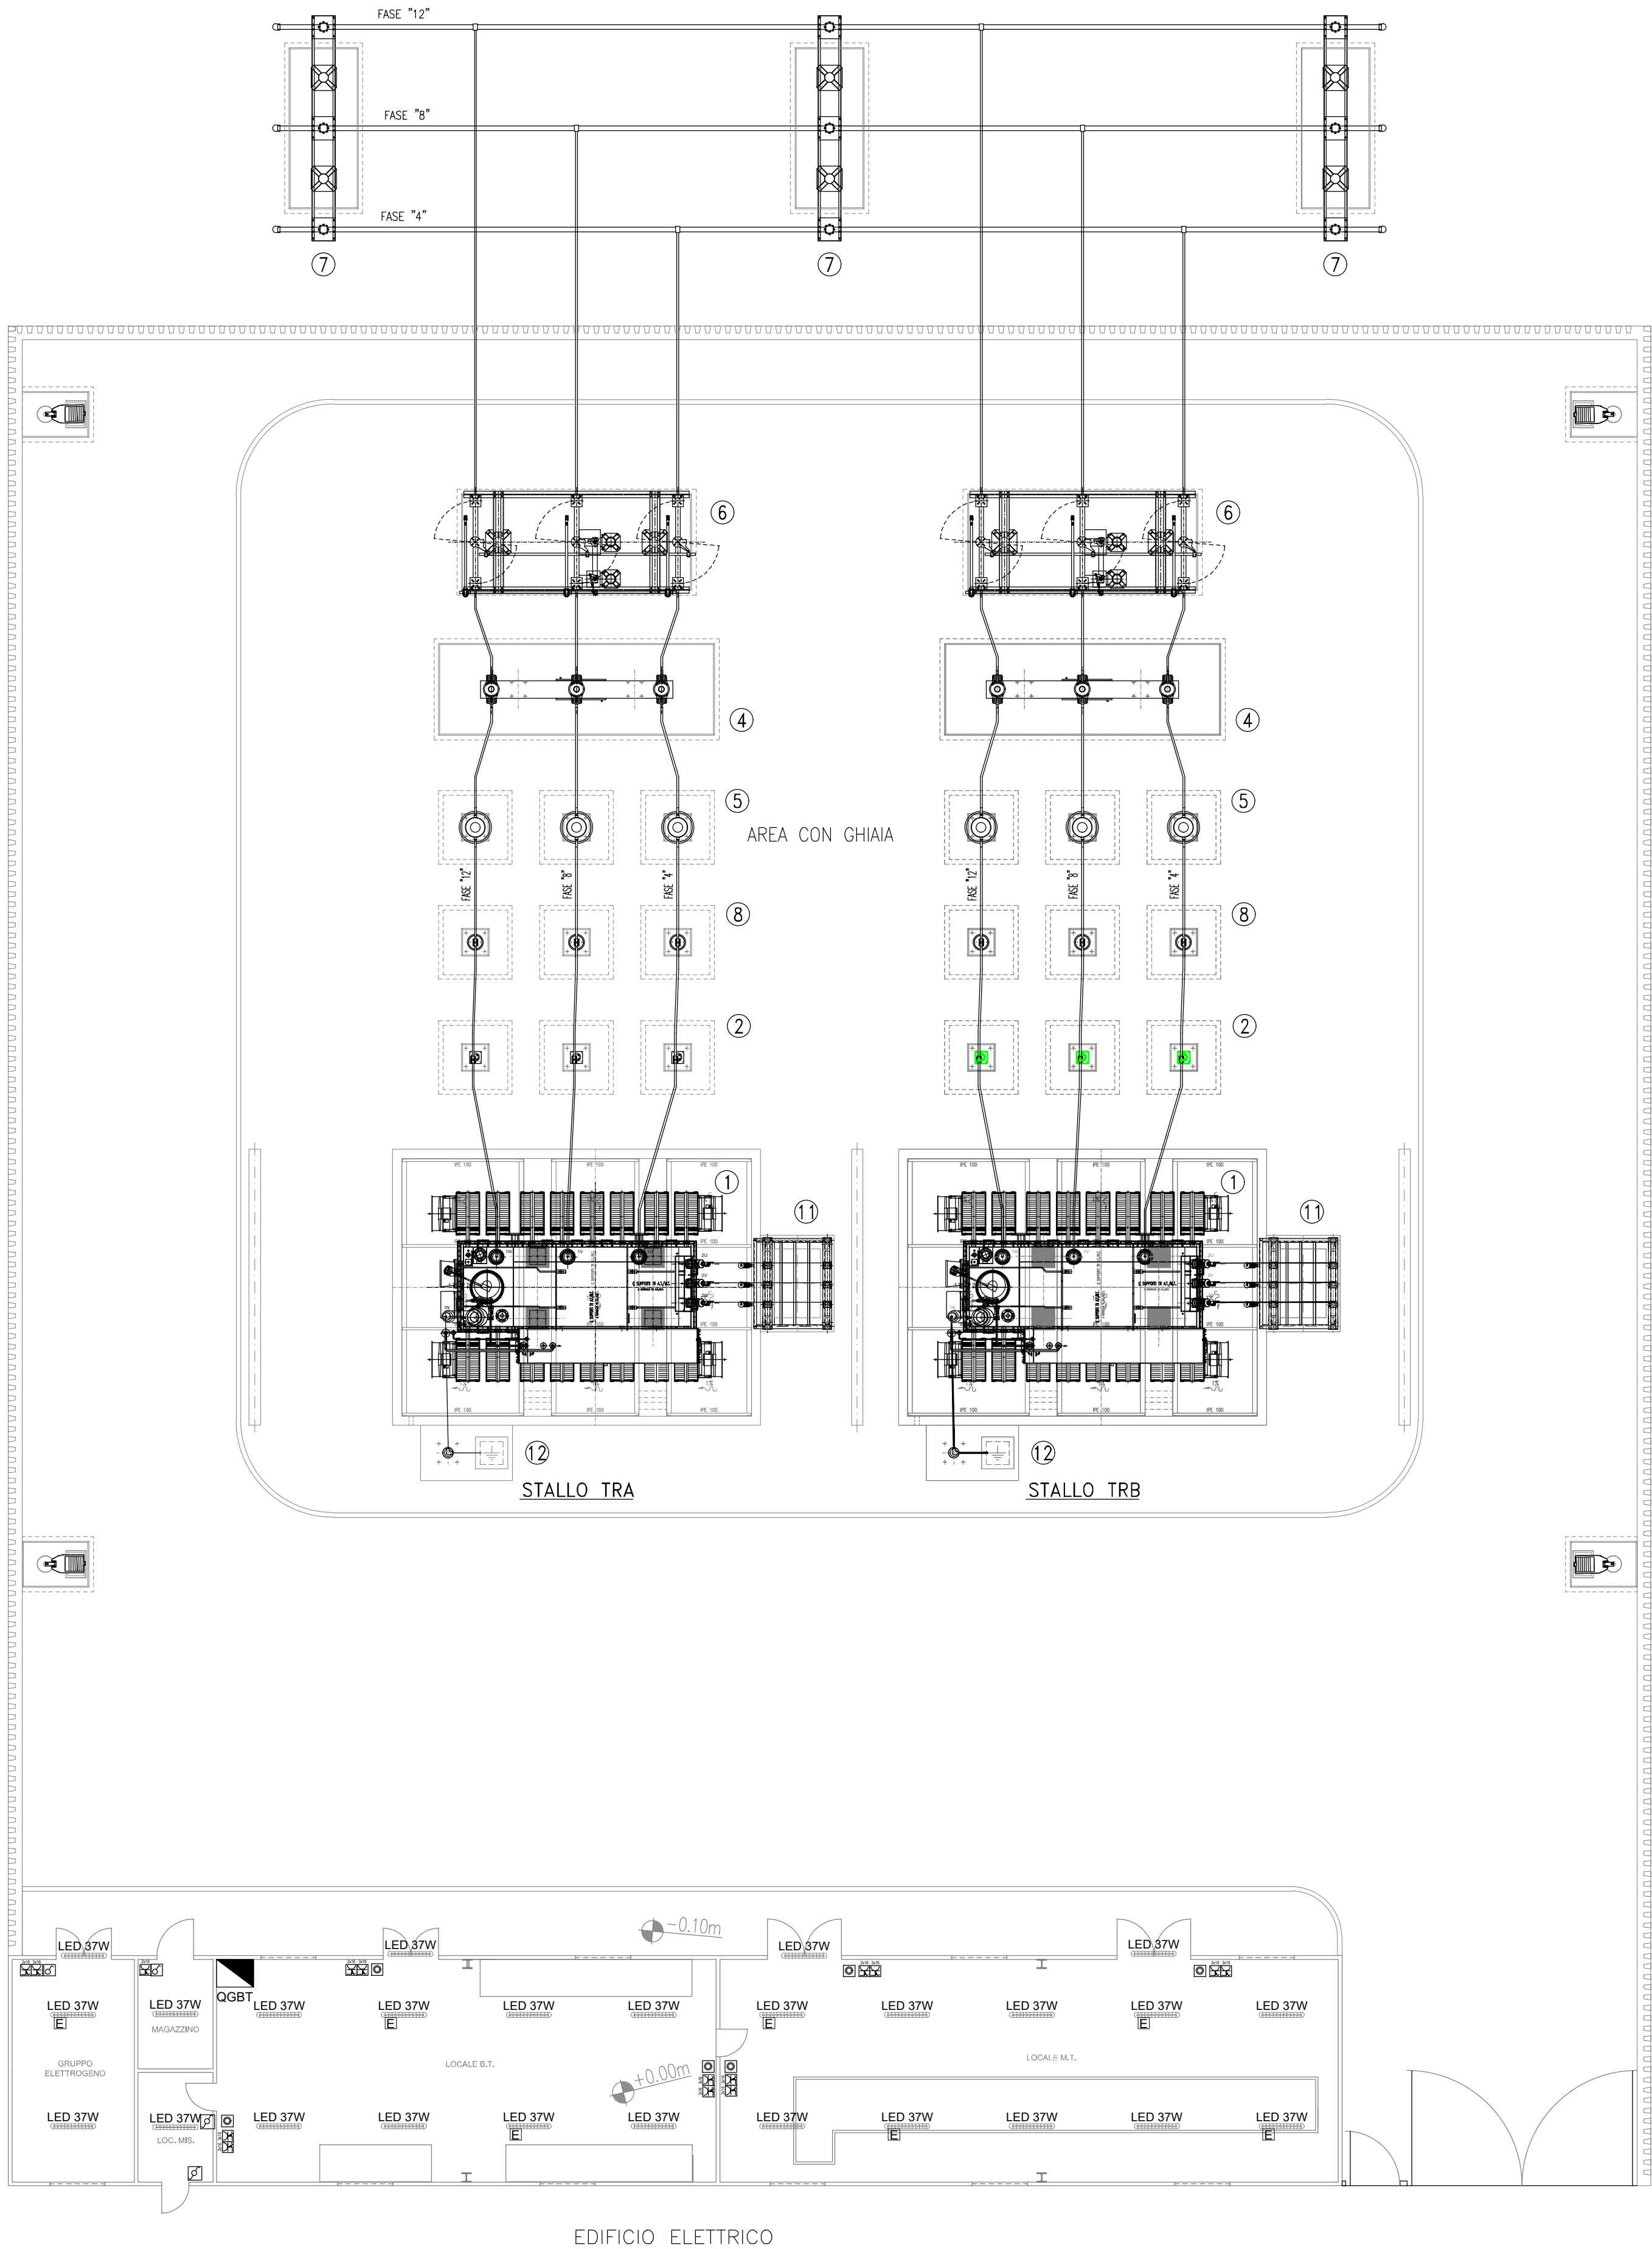

LISTA APPARECCHIATURE		
ITEM	DESCRIZIONE	Q.TA
1	TRASFORMATORE A.T./M.T.	1
2	SCARICATORE A.T.	3
3	TRASFORMATORE DI TENSIONE A.T. TIPO TCVT	0
4	INTERRUTTORE TRIPOLARE A.T.	1
5	TRASFORMATORE DI CORRENTE A.T. TIPO IOSK	3
6	SEZIONATORE TRIPOLARE A.T. CON LAME DI TERRA	0
7	ISOLATORI BARRE A.T.	0
8	TRASFORMATORE DI TENSIONE A.T. TIPO VEOT	3
9	SEZIONATORE TRIPOLARE A.T. CON DOPPIE LAME DI TERRA	0
10	PORTALE H=15m TIRO PIENO	0
11	SCARICATORI, ISOLATORI E TERMINALI MT	
12	CONDUTTORE DI M.A.T. NEUTRO TRASFORMATORE A.T./M.T.	1
13	STATCOM	
NOTE GENERALI		
1 - TUTTE LE DIMENSIONI SONO IN MILLIMETRI, LE ELEVAZIONI IN METRI		
2 - IL LIVELLO ±0.00m E' CONVENZIONALE ED E' RIFERITO ALLA SOMMITA' DELLA FONDAZIONE		

LEGENDA	
SIMBOLO	DESCRIZIONE
	Blocco di fondazione in CLS prefabbricato per palo di illuminazione esterna con pozzetto di raccolta acqua piovana e chiusura carrabile. Completo di armatura stagna IP67, classe II con ottica stradale, corpo in alluminio pressofuso, schermo in vetro temprato, completa di lampade LED 154W, 17130lm
	Armatura stagna per installazione a plafone o a sospensione, lampada LED 37W, corpo e schermo in policarbonato, grado di protezione IP65, classe II - Flusso 5094lm
	Lampada equipaggiata con kit di emergenza/alimentazione No Break.
	Gruppo prese industriali in materiale termoplastico per montaggio a parete composto da: 1 presa IP44 interbloccata CEE17 2P+T 16A 230V 1 presa IP44 interbloccata CEE17 3P+T 16A 400V
	interruttore unipolare serie media per installazione in cassetta portafrutti da incasso
	Deviatore unipolare serie media per installazione in cassetta portafrutti da incasso
	Pulsante unipolare serie media per installazione in cassetta portafrutti da incasso

REGIONE PUGLIA
Provincia Brindisi
COMUNI DI LATIANO E MESAGNE
IMPIANTO AGRIVOLTAICO
Richiesta Provvedimento Autorizzatorio Unico Regionale
(art. 27-bis del D.Lgs. 152/2006)
COD. PRATICA: 774LOE2

Soggetto Proponente:

Marseglia Società Agricola S.r.l. (parte agricola)
Ital Green Energy Latiano-Mesagne S.r.l. (parte fotovoltaica)

Idea progettuale, modello insediativo e coordinamento generale: AG Advisory S.r.l.
Passaggio e supervisione generale: CRETA S.r.l.
Elaborazioni grafiche: Eclettico Design
Assistenza legale: Norton Rose Fulbright Studio Legale

Progettisti:

Progetto agricolo: NETAFIM Italia S.r.l.
Dott. Alberto Vezio Puggioni
Dott. Luca Demartini
Progetto azienda agricola: Eclettico Design
Ing. Roberto Cereda
Progetto definitivo impianto fotovoltaico: Silver Ridge Power Italia S.r.l.
Ing. Stefano Felice
Arch. Salvatore Pozzuto
Progetto definitivo struttura impianto fotovoltaico: Ing. Nicola A. di Renzo
Progetto opere di connessione: Ing. Fabio Calcarella
Progetto esecutivo impianto fotovoltaico: A&D Ingegneria
Ing. Andrea d'Ovidio

Contributi specialistici:

Acustica: Dott. Gabriele Totaro
Agronomia: Dott. Agr. Barnaba Marinosci
Agronomia: Dott. Agr. Giuseppe Palladino
Archeologia: Dott.ssa Caterina Polito
Archeologia: Dott.ssa Michela Rugge
Asserazione PEF: Omnia Fiduciaria S.r.l.
Fauna: Dott. Giacomo Marzano
Geologia: Geol. Pietro Pepe
Idraulica: Ing. Luigi Fanelli
Piano Economico Finanziario: Dott. Marco Marincola
Vegetazione e microclima: Dott. Leonardo Beccarisi
Vegetazione e microclima: Dott.ssa Elisa Gatto

Pacchetto Elaborati
Rif. Isr. Tecnica
Rif. Elab.

B.2_ Elaborati Grafici
componente fotovoltaica
Progetto definitivo
4.2.9

ID Elaborato:
B.2_4.2.9_25

SU – Impianto elettrico

Nome del file:
774LOE2_SU – Impianto elettrico_B.2_4.2.9_25

Tipo e formato
Tavola A1

Scala
1:100

Ing. Andrea d'Ovidio

Rev.	Data	Descrizione	Elaborato	Verificato	Approvato
00	29.03.2023	Prima emissione	DF	AD	Marseglia Group
01					
02					
03					

Spazio riservato agli Enti: