
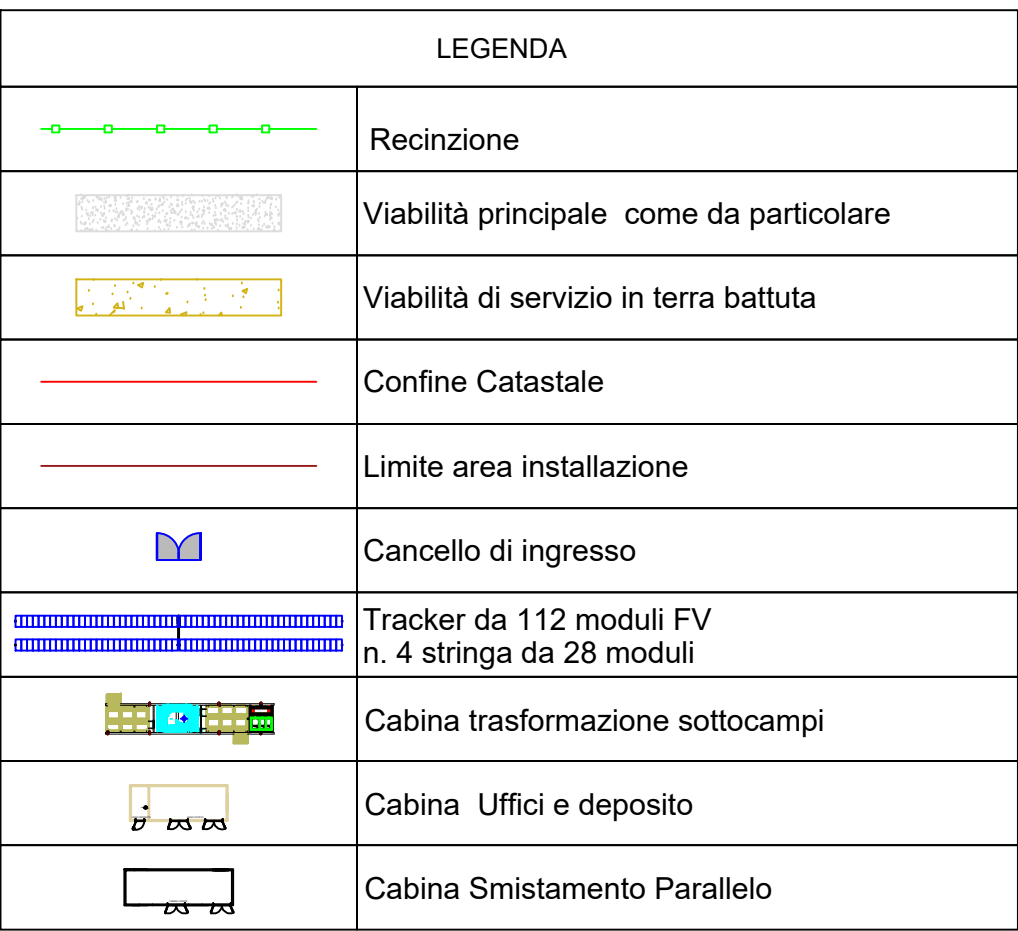
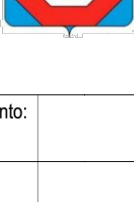
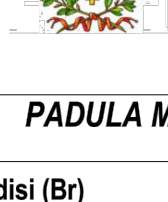


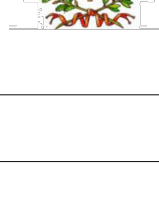

	CONFIGURAZIONE tracker interasse 4,7 105 tracker 4P28 da 112 moduli = 11760 pannelli $11760 \times 540 = 6,3504 \text{ MW}$
	SOTTOCAMPO 1 50 tracker 4P28 da 112 moduli = 5600 pannelli $5600 \times 540 = 3,024 \text{ MW}$ 10 Inverter Sungrow 250 1 MVS3150-LV
	SOTTOCAMPO 2 55 tracker 4P28 da 112 moduli = 6160 pannelli $6160 \times 540 = 3,3264 \text{ MW}$ 11 Inverter Sungrow 250 1 MVS3150-LV

This is a detailed architectural floor plan of a large hall or auditorium. The plan features a central aisle running horizontally, flanked by two main sections of seating or stalls. The seating areas are divided into rows and columns, with a central aisle running horizontally through the middle. The plan also shows a stage area at the top, a large entrance area at the bottom, and various service areas and corridors. The drawing includes a scale bar and a north arrow in the bottom right corner.

REGIONE PUGLIA 	PROVINCIA DI BRINDISI 	COMUNE BRINDISI 				
PADULA MARIA						
Denominazione impianto:						
Ubicazione:	Comune di Brindisi (Br) Località "Padula Maria"	Foglio: 99 Particelle: 117-69-71-70-72-73-2-8				
PROGETTO DEFINITIVO per la realizzazione di un impianto agrovoltaiico da ubicare nel comune di Brindisi (Br), potenza nominale DC 6.3504 MW e potenza in immissione AC 5.330 MW e delle relative opere di connessione alla RTN ricadenti nello stesso comune.						
PROPONENTE						
	BRINDISI ENERGIA3 S.R.L. Corso Libertà n.17, Vercelli (VC) 13100 P.IVA 02728450020 Pec: brindisienergia3@legaimail.it					
Codice Autorizzazione Unica 9ATSQO5						
ELABORATO		Tav. n° 11EG.2				
Sezione dell'impianto		Scala 1:1000				
Aggiornamenti	Numero	Data	Motivo	Eseguito	Verificato	Approvato
	Rev 0	05/2021	Richiesta Provvedimento Autorizzativo Unico Regionale (P.A.U.R.) art. 27-bis D.Lgs 152/2006			
PROGETTAZIONE GRM GROUP S.R.L. Via Mazzini n.125 - 85100 Potenza (Pz) PEC: grmgrouprl@pec.it Cell.3286812690				Spazio riservato agli Enti		
 progettista:  INGEGNERE INGEGNERIA ELETTRICA INGEGNERIA						
						
IL TECNICO Dott. Ingegnere NICOLA INCAMPO Altamura BA-70022 P.IVA 08150200723 Ordine Ingegneri di Bari n°6280 PEC: nicola.incampo6280@pec.ordineingbari						
Dott. Ing. SAVERIO GRAMEGNA Via Cremona n. 47 - 70022 Altamura (BA) Ordine degli Ingegneri di Bari n. 8443 PEC: saverio.gramegna@ingpec.eu Cell.3286812690						
						

Tutti i diritti sono riservati, la riproduzione anche parziale del disegno è vietata.